

縮尺 A1:1/100 A3:1/200

設計年月日 平成30年 10月 年度

平成30年度

平成30年度


図名 図書館照明器具LED化更新工事

図書館1階平面図 S-1:100


【凡例】

記号	概要
□	LED灯 天井灯 (照度基準)
○	LED灯 射灯 (照度基準)
○	LED灯 クラウド (照度基準)
○	LED灯 スワッチ (照度基準)
○	LED灯 スワッチ (照度基準)

※ 照度基準は別途付す。

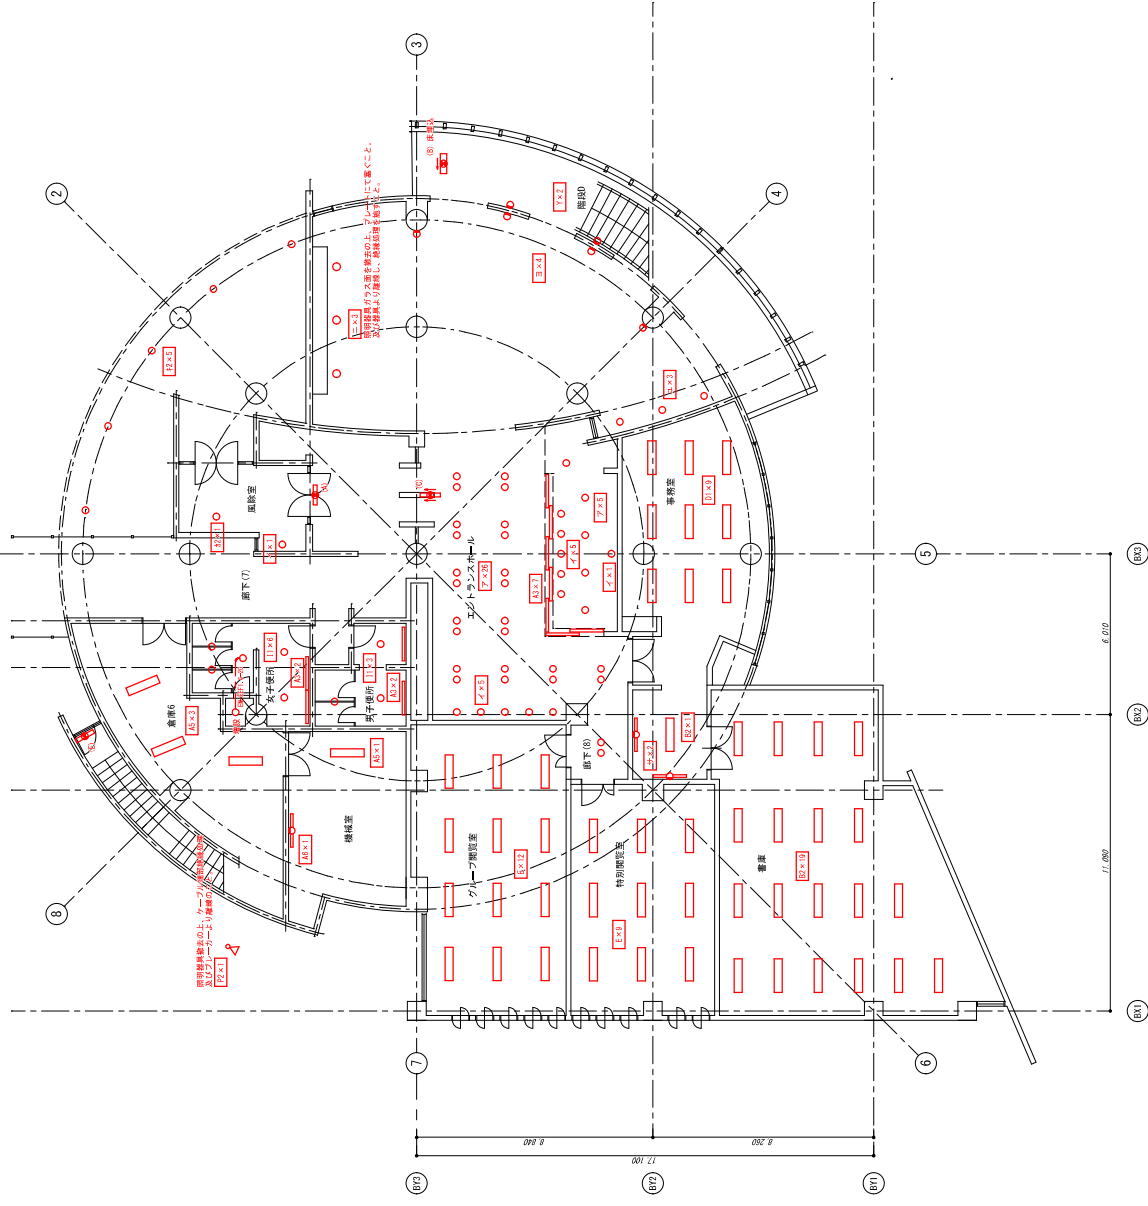

箇所図

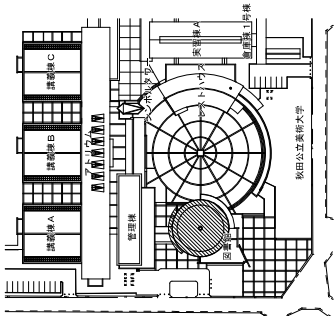

△ 図中記号の○は、天井・射灯・クラウド・スワッチ等の照明器具の位置を示す。○の中心は照明器具の中心を示す。○の大きさは照明器具の寸法を示す。○の向きは照明器具の向きを示す。

▽ 図中記号の□は、天井・射灯・クラウド・スワッチ等の照明器具の位置を示す。□の中心は照明器具の中心を示す。□の大きさは照明器具の寸法を示す。□の向きは照明器具の向きを示す。